


# PLANTA INSTALACIONES (PUNTOS DE ILUMINACIÓN)

## PLANTA ALTA

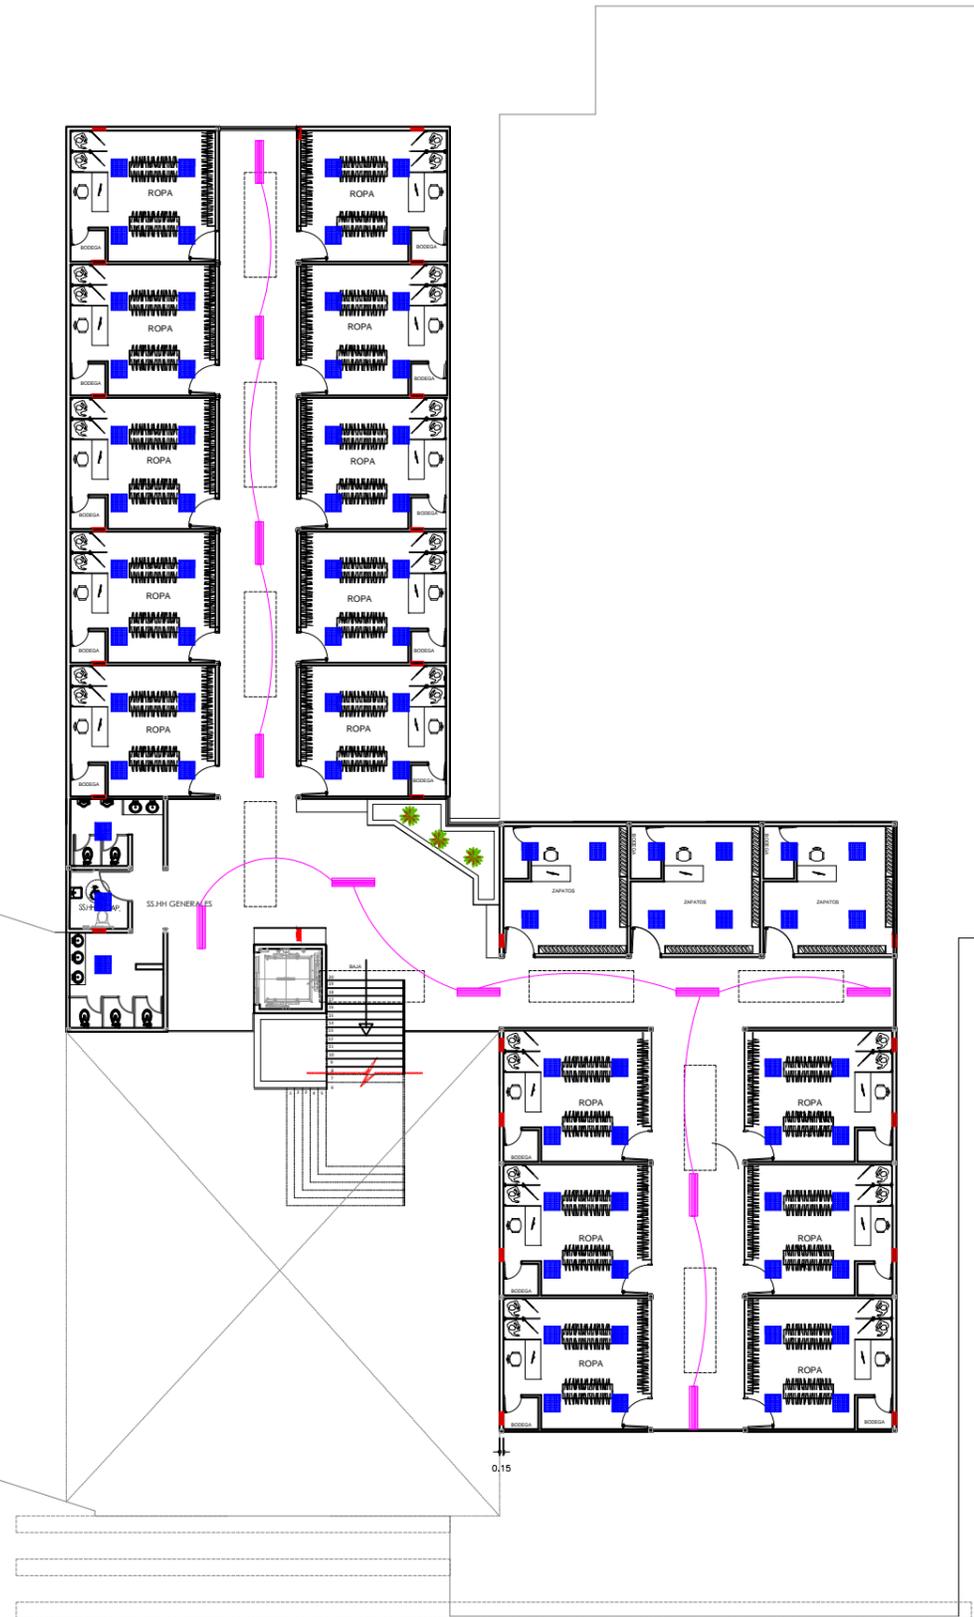

UNIVERSIDAD NACIONAL DE  
CHIMBORAZO  
FACULTAD DE INGENIERÍA  
CARRERA DE ARQUITECTURA

### LEYENDA

SIMBOLO	DESCRIPCION
	SALIDA PARA CENTRO DE LUZ
	SALIDA PARA DICROICO EMPOTRADO EN PISO
	SALIDA FLUORESCENTE PARA LUMINARIA EMPOTRADA EN TECHO
	SALIDA FLUORESCENTE 2x20W PARA COLGAR EN TECHO

TRABAJO DE FIN DE CARRERA  
"MERCADO NORTE"

AUTOR:

DAVID A. SANCHO GAIBOR

DIRECTOR:

ARQ. FREDY MARCELO RUIZ

CONTIENE:

PUNTOS DE ILUMINACIÓN

ESCALA:

1:250

LAMINA:

# 13