


PLANTA INSTALACIONES (PUNTOS DE FUERZA)

PLANTA ALTA

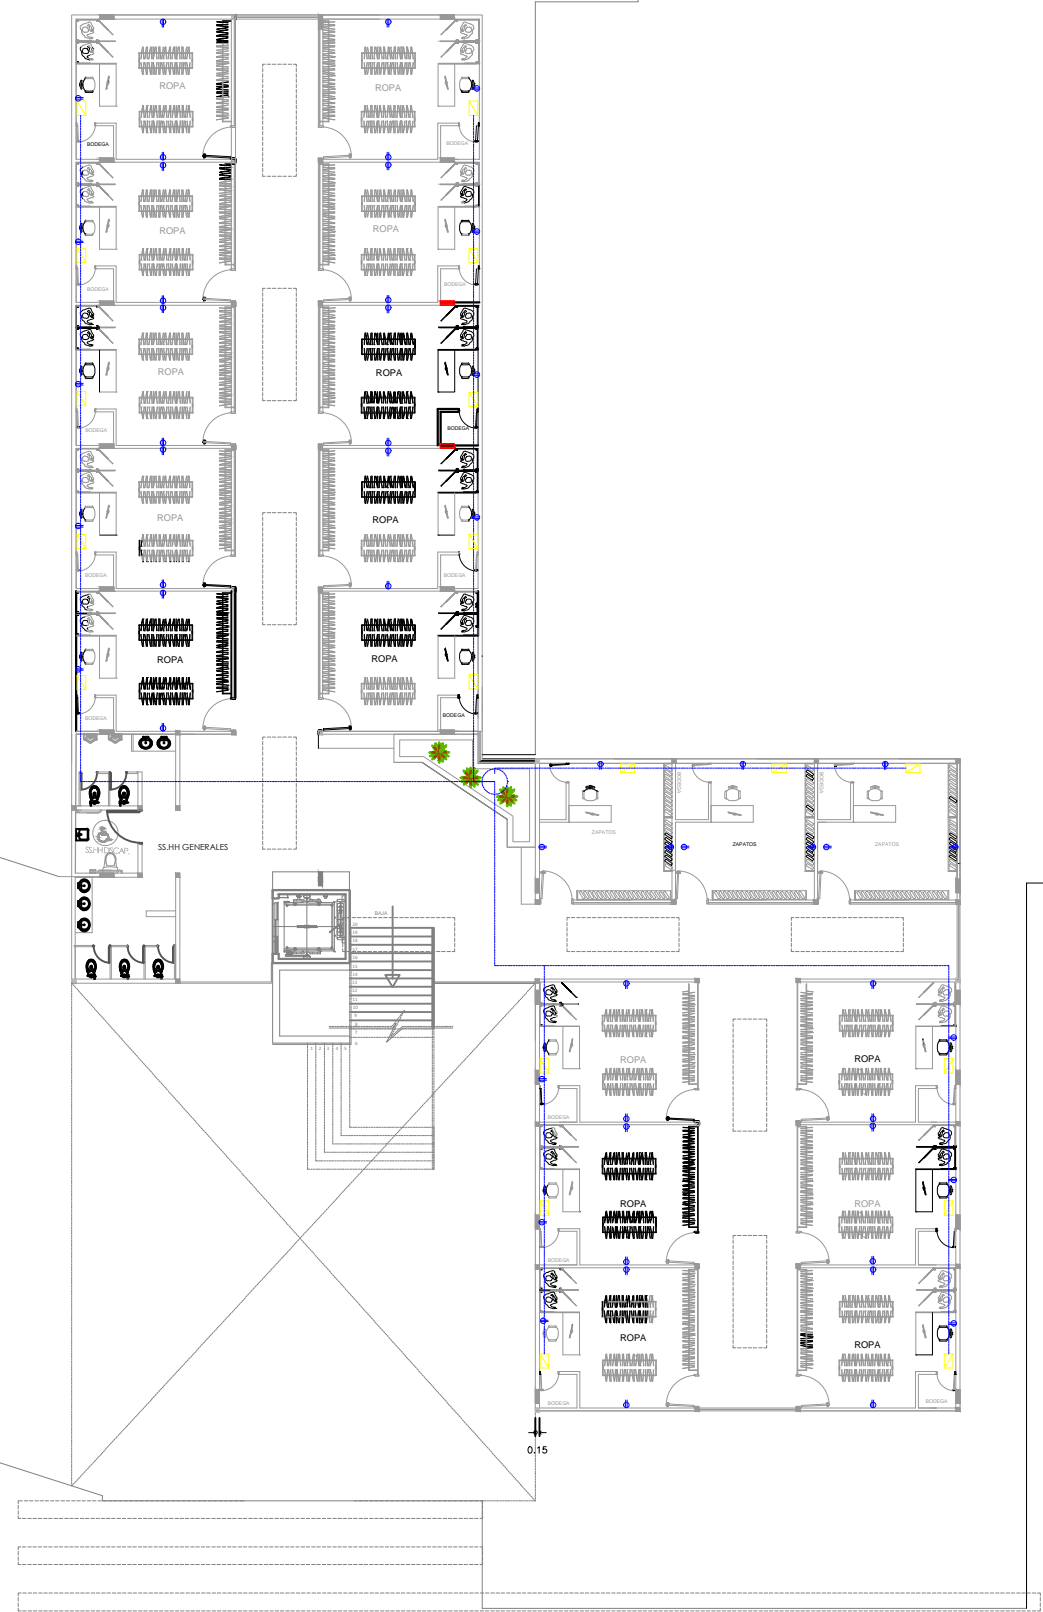

UNIVERSIDAD NACIONAL DE
CHIMBORAZO
FACULTAD DE INGENIERÍA
CARRERA DE ARQUITECTURA

LEYENDA

SIMBOLO	DESCRIPCION
	TABLERO DE DISTRIBUCION
	TOMACORRIENTES
	CABLEADO

TRABAJO DE FIN DE CARRERA
"MERCADO NORTE"

AUTOR:

DAVID A. SANCHO GAIBOR

DIRECTOR:

ARQ. FREDY MARCELO RUIZ

CONTIENE:

PUNTOS DE FUERZA

ESCALA:

1:250

LAMINA:

15